


INSTALAÇÕES SANITÁRIAS
PLANTA BAIXA - REFEITÓRIO
ESCALA 1:25

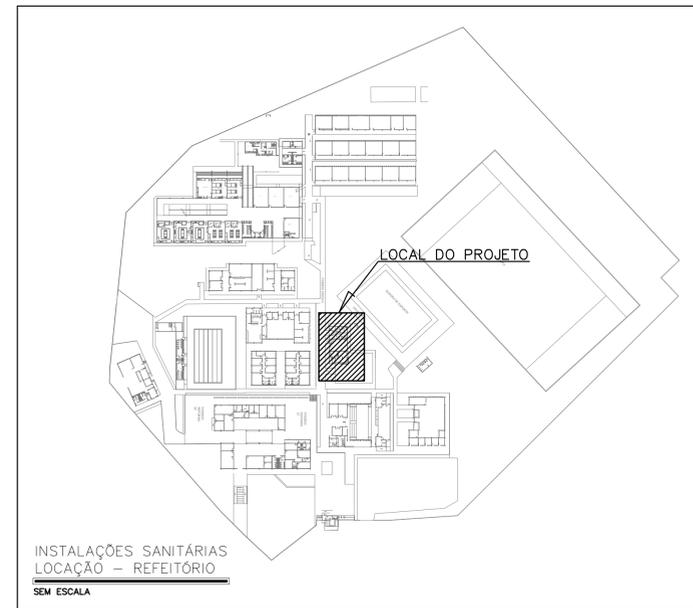

- NOTAÇÕES E LEGENDAS:
- 1- DIMENSÕES EM CENTÍMETROS, ELEVACIONES EM METRO, EXCETO INDICAÇÃO CONTRÁRIA;
 - 2- CONFIRMAR MEDIDAS "IN LOCO";
 - 3- TUBOS E CONEXÕES EM PVC, SÉRIE-N, FAB. TIGRE OU EQUIVALENTE, DIÂMETRO EM MILÍMETROS;
 - 4- TODAS AS TUB. DE EFLUENTES DAS "C.E." DEVERÃO ESTAR RENTE AO FUNDO DA MESMA E TER COTA DE NÍVEL INFERIOR AOS TUBOS DE AFLUENTES;
 - 5- DECLIVIDADE MÍNIMA DOS TUBOS:
75mm, 50mm = 1%
40mm, 50mm = 0,5%
 - 6- "PAR" - SIGNIFICA VARIAÇÃO DE NÍVEL OU PROFUNDIDADE DE CADA CAIXA QUE DEVERÁ SER DE ACORDO COM A DECLIVIDADE ESTABELECIDA EM CADA TRECHO DE TUBULAÇÃO COLETOIRA DE ESGOTO;
 - 7- AS TUBULAÇÕES (COM EXCESSO DAS TUBULAÇÕES DAS COLUNAS DE VENTILAÇÃO), DEVERÃO SER INSTALADAS ABAIXO DAS VIGAS - CONFORME PROJETO ESTRUTURAL;
 - 8- PARA LOCAÇÃO DAS PEÇAS SANITÁRIAS E ELEVACIONES DE PISO, DETALHAMENTO DE CANALETAS, VER PROJETO ARQUITETÔNICO.

LEGENDA	
	Tubulação Esgoto
	Tubulação Ventilação
	Tubo de queda (numeração e diâmetro de acordo com o projeto)
	Coluna de ventilação (numeração e diâmetro de acordo com o projeto)
	Caixa Sifonada 100x150x50 c/ Grelha Abre e Fecha Cromada
	Caixa Sifonada 100x150x50 c/ Tampa Cega
	Caixa de inspeção em alvenaria nos diâmetros de 400mm (4 var) com Tampa em concreto armado, com fechamento hermético para inspeções de esgotos sanitários
	Caixas de Gordura (600x600mm)
	Chuveiro (rola seca)
	Curva 45 Longa para Esgoto Sanitário
	Curva 45 longa Akras
	Curva 90 curta
	Curva 90 curta - coluna
	Curva 90 longa
	Joelho 45
	Joelho 90
	Ralo linear TIGRE c/ grelha inox 700x200x40mm
	Junção simples
	Junção simples c/ redução
	Lavatório de Uso Geral
	Lava simples
	Mictório
	Pia de Cozinha Industrial
	Ramo de Ventilação
	Redução excêntrica - superior
	Tanque de Lavar Roupas DN 40mm
	Te 45
	Te sanitário
	Vaso sanitário c/ curva 90°
	Bebedouro

REVISÃO	DESCRIÇÃO	DATA

CAMBIO	CAMBIO

VERACRUZ
 ENGENHARIA

RUA DO ALORIM, 415 - Sala 411
 Centro - 530 Lixo - MA - 65.010.040
 Fone: 98.3222.6413

INSTITUTO FEDERAL
 Alagoas

Campus Piranhas

EMPREENDIMENTO: REFEITÓRIO
 LOCAL: Avenida Sergipe, s/n - Bairro Xingó - Piranhas/AL

PROJETO DE INSTALAÇÕES SANITÁRIAS
 TIPO: PROJETO EXECUTIVO - Pavimento Térreo

AUTOR: Fabio Nogueira de Oliveira	REGISTRO DO AUTOR: Eng Civil - CREA nº. 110181802-6	TIPO: SAN 01	DATA: MAR/2017
CO-AUTOR:	REGISTRO DO CO-AUTOR:	ESCALA: 1:25	CÓDIGO DO ARQUIVO: