


TORNEIRAS		
DESCRIÇÃO	AMBIENTE	
Torneira para pia com acabamento cromado	Pias exceto copas limpa e suja	
Torneira para lavatório com acabamento cromado e sistema de abertura automático	Lavatórios internos da cozinha	
Torneira elétrica para pia com acabamento cromado	Copa suja e copa limpa	

CASA DE GÁS

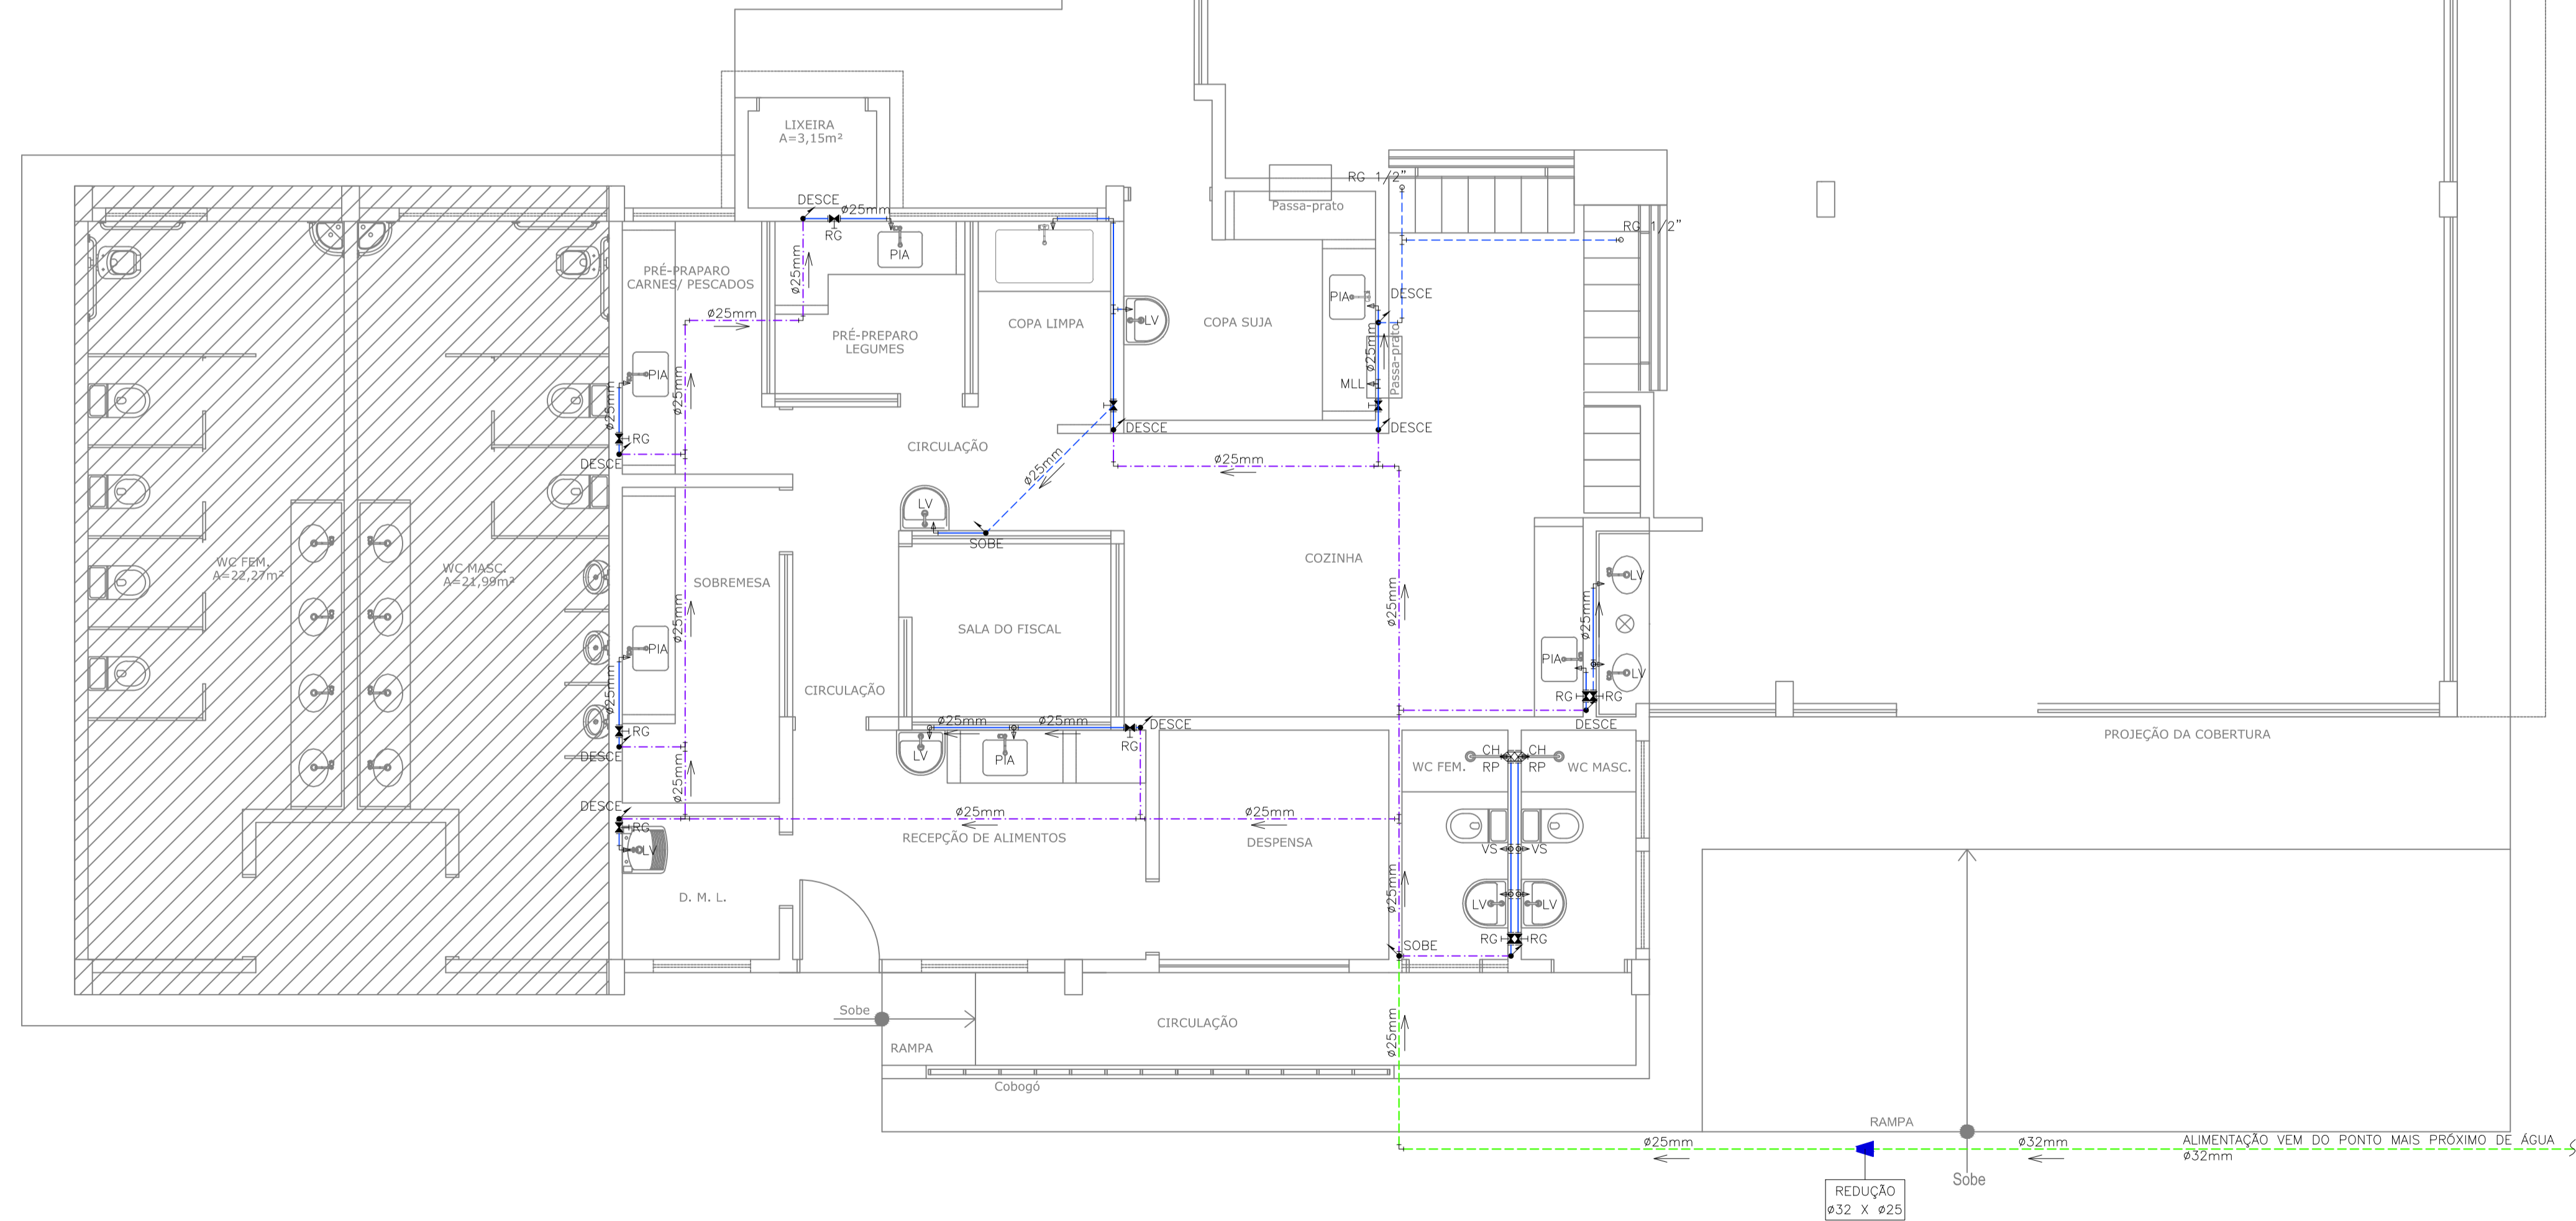

- NOTAS/QUADROS/LEGENDAS
- 1 - DIMENSÕES EM CENTÍMETRO E DIÂMETROS EM MILÍMETRO;
 - 2 - TODA TUBULAÇÃO DE ÁGUA FRIA POTÁVEL E DE ÁGUA NÃO POTÁVEL INDICADA DEVERÁ SER DE PVC SOLDÁVEL/ROSCÁVEL DA MARCA TIGRE OU EQUIVALENTE;
 - 3 - PARA LOCAÇÃO DAS PEÇAS SANITÁRIAS E ELEVAÇÕES DE PISO, DETALHAMENTO DE CANALETAS, VER PROJETO ARQUITETÔNICO.

LEGENDA	
	- Registro bruto gaveta ABNT c/PVC soldável - RG
	- Registro de Pressão com PVC soldável - RP
	- Registro de gaveta c/canopia cromada c/PVC soldável - RG
	- INDICAÇÃO DE COLUNA DE ALIMENTAÇÃO E RESPECTIVO DIÂMETRO NOMINAL
	- INDICAÇÃO DE COLUNA DE ÁGUA FRIA E RESPECTIVO DIÂMETRO NOMINAL
BB	- Bebedouro com joelho de 90° - 25mm-1/2"
CH	- Chuveiro - 25mm x 1/2"
LV	- Lavatório com joelho de 90° - 20 mm - 1/2"
MIC	- Mictório c/sifão,c/válvula de descarga,com joelho de 90° - 25mm-3/4"
PIA	- Pia de cozinha com joelho de 90° - 25mm-1/2"
RG	- Registro de gaveta c/canopia cromada c/PVC soldável - & VAR.
RP	- Registro de Pressão com PVC soldável - 25mm-3/4"
TLR	- Tanque de lavar com joelho de 90° - 25mm-3/4"
TJ	- Torneira de Jardim - 20 mm x 1/2"
VS	- Vaso sanitário com caixa acoplada - 25mm-1/2"
PCL	- Ponto para chuveiro lava-olhos - 32mm
MLL	- Ponto para máquina de lavar louças - 25mm
	- ÁGUA FRIA (ALIMENTAÇÃO) - TUBO PVC DE ÁGUA FRIA, INSTALADO EMBUTIDO NO PISO
	- ÁGUA FRIA (ALIMENTAÇÃO) - TUBO PVC DE ÁGUA FRIA, INSTALADO EMBUTIDO NA PAREDE
	- ÁGUA FRIA (ALIMENTAÇÃO) - TUBO PVC DE ÁGUA FRIA, INSTALADO SOBRE O FORRO
	- ÁGUA FRIA - TUBO PVC DE ÁGUA FRIA, INSTALADO EMBUTIDO NO PISO
	- ÁGUA FRIA - TUBO PVC DE ÁGUA FRIA, INSTALADO EMBUTIDO NA PAREDE
	- ÁGUA FRIA - TUBO PVC DE ÁGUA FRIA, INSTALADO SOBRE O FORRO

DESENHOS DE REFERÊNCIA
 PROJETO HIDRÁULICO - PLANTA BAIXA PAVIMENTO TERREO - FRANCHA 02/07

REVISÕES	DATA
Nº	DESCRIÇÃO

CAMBIOS	CAMBIOS

VERA CRUZ
 ENGENHARIA

RESP. TÉCNICO
 Fabio Nogueira de Oliveira
 Engenheiro Civil
 OAB nº: 50110-BA
 Registro Nacional nº: 110181802-6

Rua do Alecrim, 415 - Sala 411
 Centro - São Luís - MA - 65010-040
 Fone: 98.3222.5478

PROPRIETÁRIO:
 INSTITUTO FEDERAL Alagoas | Campus Piranhas

EMPRESAMENTO: REFEITÓRIO
 LOCAL: Avenida Sergipe, s/n - Bairro Xingó - Piranhas/AL

PROJETO: **PROJETO DE INSTALAÇÕES HIDRÁULICAS**
 DESENHO: PROJETO EXECUTIVO - Planta de Distribuição de água fria

AUTOR: Fabio Nogueira de Oliveira	REGISTRO DO AUTOR: Eng Civil - CREA nº. 110181802-6	TIPO: HID 01	Nº DA FRANCHA: /02
CO-AUTOR:	REGISTRO DO CO-AUTOR:	DATA: MAR/2017	ESCALA: 1:50
CO-AUTOR:	REGISTRO DO CO-AUTOR:		
CÓDIGO DO ARQUIVO:			

PLANTA BAIXA - PROJETO HIDRÁULICO - REFEITÓRIO
 ESCALA: 1:50