


SETOR 04

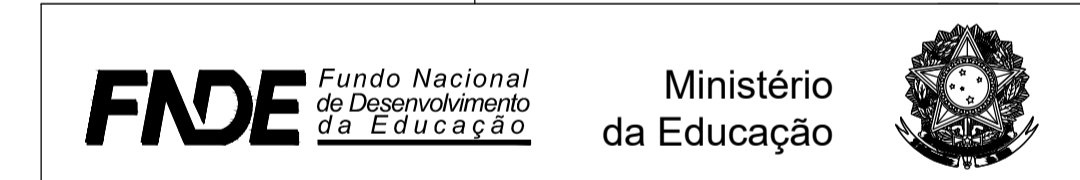

INSTITUTO FEDERAL DE EDUCAÇÃO, CIÊNCIA E TECNOLOGIA ALAGOAS

ENDEREÇO: AL 210, KM 10, FAZENDA RIACHÃO, CEP: 57100-000, RIO LARGO-AL
 MUNICÍPIO - UF: RIO LARGO - AL
 PROPRIETÁRIO: INSTITUTO FEDERAL DE ALAGOAS
 AUTORES DO PROJETO:
 RESPONSÁVEL TÉCNICO:

RESP. TÉCNICO	CREA
	CREA
	RA

PROJETO EXECUTIVO	
INSTALAÇÃO ÁGUAS PLUVIAIS	PROJETO 04.01
COORDENAÇÃO CGEST - Coordenação Geral de Infra-estrutura FINE	DESCRIÇÃO PLANTA BAIXA SETOR 4_BL. PEDAGÓGICO
ÁREA DO TERRENO: 8,072 ha	ESCALA 1/50
ÁREA CONSTRUÍDA: 5.884,72m²	REVISÃO R-01 DER - CE R-02 DIER - IFAL R-03
DESENHO PATRICIA OLIVEIRA	FRANQUIA AGP 08/11

